


LEGENDA	
	DISJUNTOR MONOFASICO
	CONDUTOR NEUTRO
	CONDUTOR FASE
	CONDUTOR RETORNO
	FIO TERRA
	QUADRO DE DISTRIBUICAO
	QUADRO DE MEDICAO
	PONTO DE LUZ NO TETO
	TOMADA A 2.10m DE ALTURA
	TOMADA A 1.10m DE ALTURA
	TOMADA A 0.30m DE ALTURA
	INTERRUPTOR SIMPLES
	INTERRUPTOR 2 TECLAS

CIRCUITO ILUMINA.TOMADAS


N.	100	100	400	4400	POT. TOTAL	DISJ.	FIO	ELETRODUTO
01	02	00	02	00	1000	15	2.5	19
					1000	25	2.5	25

NUMERO DE FASES= 1 ATERRAMENTO= 10 mm2 - COBRE NU

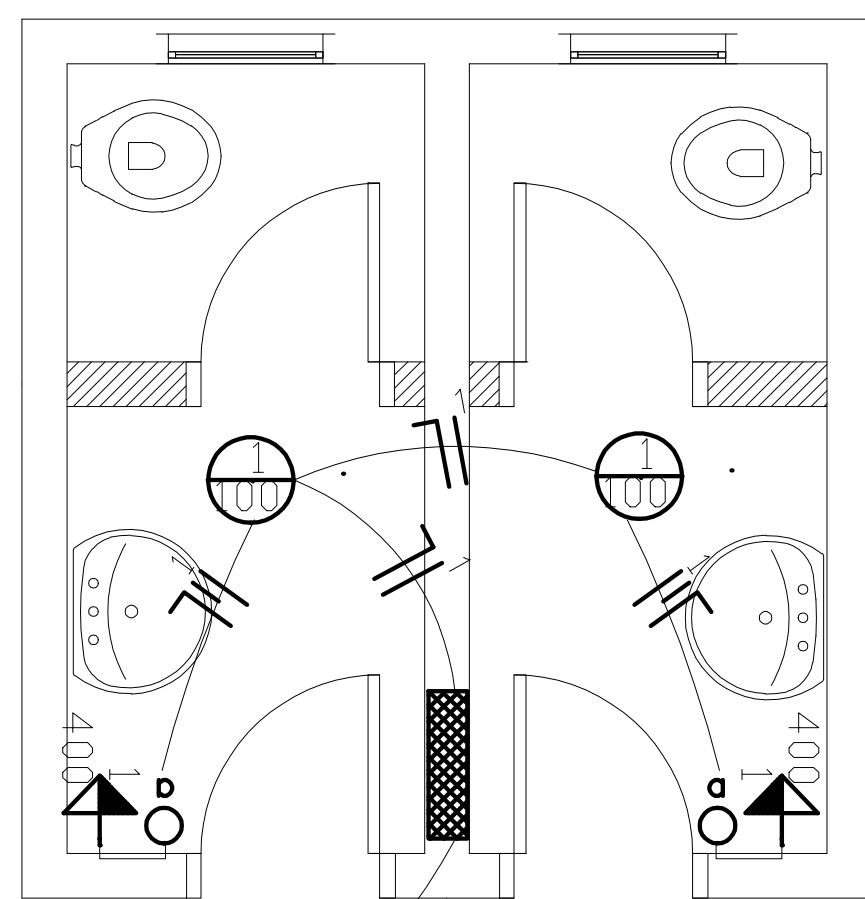


PLANTA BAIXA ELÉTRICO  
Escala 1/25

LEGENDA	
	TV: TUBO DE VENTILACAO
	CAF: COLUNA DE AGUA FRIA
	RALO SIFONADO
	CAIXA DE GORDURA
	HIDROMETRO
	CAIXA DE INSPECAO 50x60
	FOSSA SEPTICA
	FILTRO ANAEROBIO
	CANALIZACAO DE AGUAS USADAS
	REDE DE ESGOTO (INCLIN. MIN. 2%)
	CANALIZACAO DE AGUAS PLUVIAIS
	CANALIZACAO DE AGUA FRIA

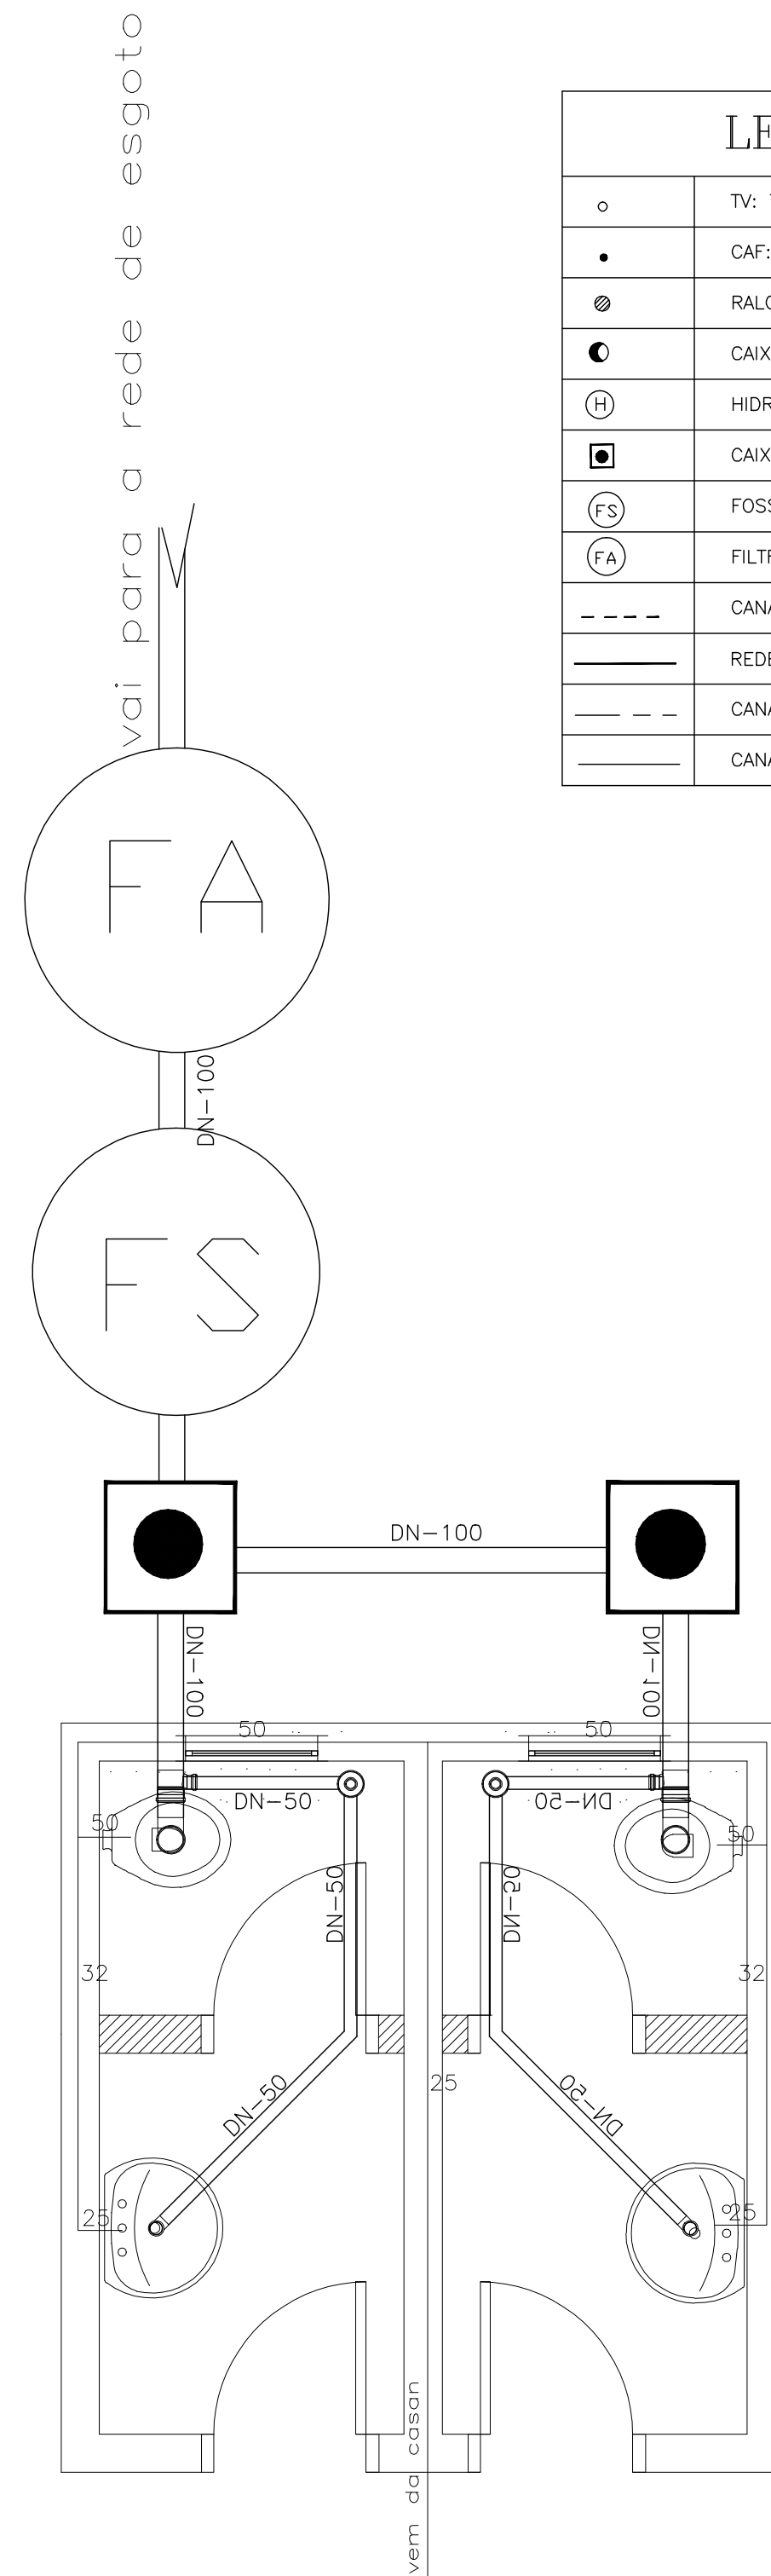

PLANTA HIDROSSANITÁRIO  
Escala 1/25

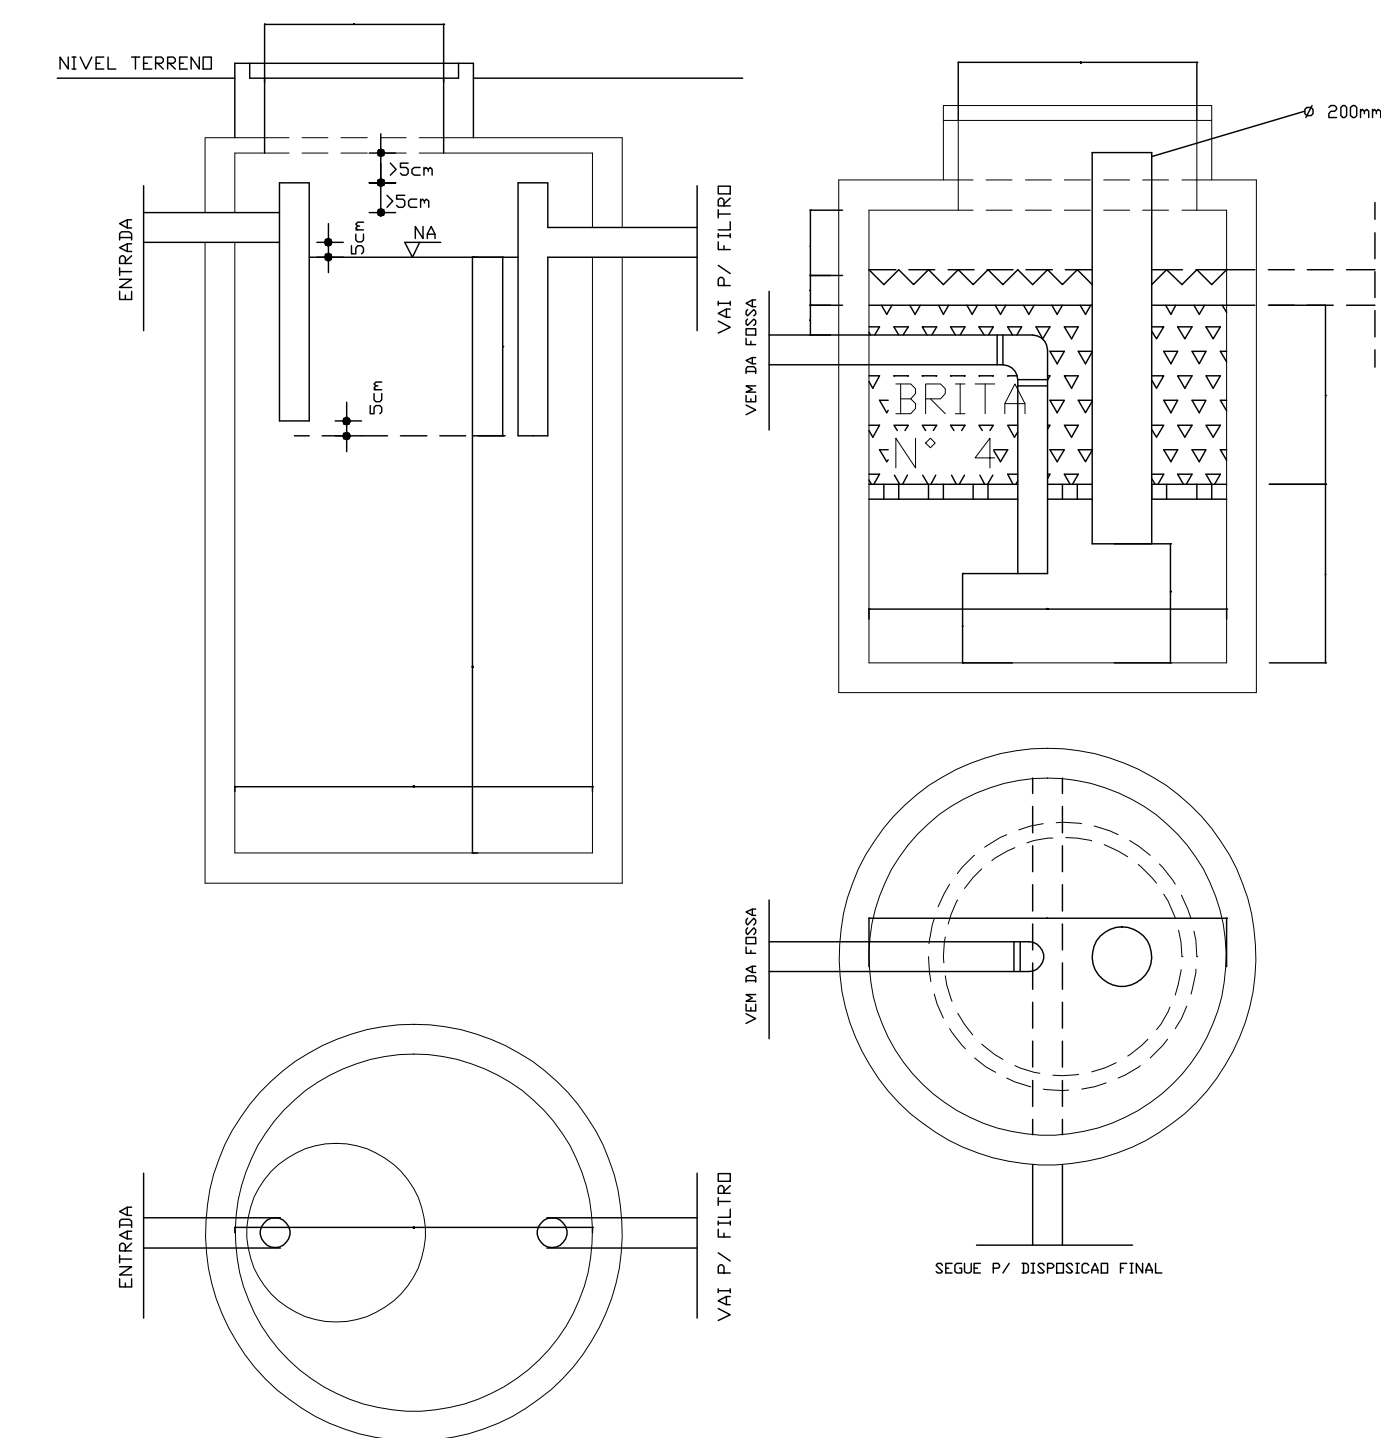

DADOS DE CALCULO

TIPO DE EDIFICACAO	= TEMPORARIO
EDIFICACAO	= (capela mortuária)
CONTRIBUINTES	= 50 lugares
TEMPERATURA	= 18 A 20 °C
K	= 145
LF	= 0,02
T	= 1 DIAS
C	= 2 L/DIA
INTERVALO ENTRE LIMPEZAS	= 3 ANOS
	= 1245 L

DADOS DE CALCULO

TIPO DE EDIFICACAO	= TEMPORARIO
EDIFICACAO	= (capela mortuária)
CONTRIBUINTES	= 50 lugares
TEMPERATURA	= < DU = 15°C
T	= 1,7DIAS
C	= 2L/DIA
V	= 1,6 NK*WT
	= 1000 L

DIREITOS AUTORAIS RESERVADOS

ALTERACOES DO PROJETO SOMENTE PODERAO SER EFETUADAS MEDIANTE AUTORIZACAO DO PROJETISTA

<p>Associação dos Municípios do Alto Vale do Rio do Peixe</p> <p>Wilmar Carelli Presidente</p> <p>Odivar Clóvis Biscaro Secretário Executivo</p> <p>Av. Manoel Roque, 99 Vieira - SC Fone 5660255</p>	<p>TITULO</p> <p><b>BANHEIROS CEMITÉRIO</b></p>	PRANCHA
	<p>REFERENCIA</p> <p><b>PLANTA BAIXA ELÉTRICO/ LEGENDA</b> <b>PLANTA BAIXA HIDROSSANITÁRIO</b> <b>LEGENDA</b></p>	02
	<p>PROPRIETARIO</p> <p><b>P. M. IOMERÊ</b> C.N.P.J.: 01.612.744/0001-20</p>	ASSINATURA
	<p>RESPONSÁVEL TÉCNICO</p> <p><b>JEAN MARCELO ZIERO</b> ARQ. URB. CAU/BR A32454-0</p>	ASSINATURA
<p>DESENHO</p> <p>JESSICA</p>	<p>ESCALA</p> <p>INDICADA</p>	<p>PREFEITURA</p>
	<p>DATA</p> <p>ABRIL/2015</p>	